


Die Eintragung der Leitungen und Anlagen zeigt lediglich deren Vorhandensein, soweit sie bekannt sind. Für Angaben, insbesondere Maße, übernehmen wir keine Gewähr. Die genau Lage ist an Ort und Stelle durch geeignete Maßnahmen, z.B. Querschläge, vor Beginn der Arbeiten zu ermitteln.

3.			
2.			
1.			
Nr.	Art der Änderung	Datum	Aufgestellt

Bearbeitung: Ingenieurbüro Keuntje GmbH Winzenburger Str. 19, 31084 Freden/Leine Tel.: 05184/9405-0 Fax: 032 223 463 388 e-mail: ing-keuntje@t-online.de	Datum		Zeichen
	bearbeitet:	06.2017	Ro.
	gezeichnet:	06.2017	Wo.
	geprüft:	22.06.2017	gez. Keuntje

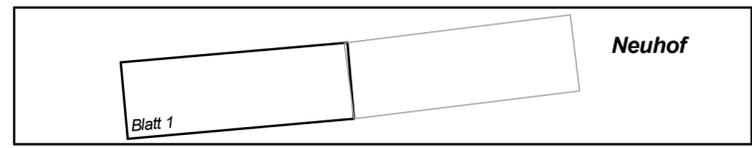

	Unterlage	16.1
	Blatt Nr.	1
	Reg. Nr.	
Datum		Zeichen

**Neubau eines Radweges
an der K 329
zwischen der K 317 und Neuhof
- PLANFESTSTELLUNG -**

nachgeprüft

Lageplan der Ver- und Entsorgungsanlagen

Maßstab 1: 500

Aufgestellt:
Hildesheim, den 07.12.2017
Landkreis Hildesheim, Der Landrat
Straßenverkehrsamt

i.A. gez. Schommer

Grundplan Grundriß Blatt: 1

terrestr./photogr.-Aufnahme vom: Mai 2014
verm.-techn./bautechn. Feldvergleich vom: Mai 2014

hergestellt: Juni 2014
gez. Kaupa & Partner
Unterschrift / Datum

Grundplan Kataster Blatt: 1

Maßnahme: K 329
ALKIS-Datensatz

Stand vom: 05/2014

hergestellt: Sept. 2015
gez. Kaupa & Partner
Unterschrift / Datum

Zeichenerklärung	Baum Laub/Nadel	Böschung vorh.	Stahlrohrmast	Schieber Wasser/Gas	Bushaltestelle	Treppe	Linde	Birne	Nußbaum
— Gemeindegrenze	geplanter Baum	Zugang/Zufahrt	Betonmast	Unter-/Oberflurhydrant	Parkplatz	PP bzw. AP Nr. 10	Li=Linde	Bi=Birne	Nu=Nußbaum
— Gemarkungsgrenze	Büsche	Kilometersstein	Holzmast	Verkehrs-/Hinweisschild	Durchlass DN 500	Hoehfestp.lfd.Nr.	Ab=Ahorn	To=Tanne	Pf=Pflaume
— Flurgrenze	Hecke/Zaun	Ortsdurchfahrtsgrenze	RW/SW/MW Schacht	Ampel vorh./gepl.	oberer.Hochsp.-Leitung	Schutzplanke	W=Weide	Ki=Kiefer	Mi=Mirabelle
— Flurstücksgrenze	Mauer	Lampe	Straßeneinlauf vorh./gepl.	Naturdenkmal Baum	Brunnen		Es=Esche	Ka=Kastanie	Sb=Schneebere
	Stützmauer	Stahlgittermast	Einlauf rund/reckig	Kabel-u. Verteilerkasten	Flieö Pfeil		Bu=Buche	Ap=Apfel	Wd=Weißdorn
							Ei=Eiche	Ro=Robinie	

Zeichenerklärung	Mischwasserleit. vorh.	Wasserleitung
— Regenwasserleit. vorh.	Druckrohrleitung	Gasleitung
— Regenwasserleit. gepl.	Elektrische Leitung	Leitung Deutsche Bahn
— Schmutzwasserleit. vorh.	Mittelspannung	Absteller Wasser/Gas
— Schmutzwasserleit. gepl.	Niederspannung	Unter-/Oberflurhydrant
	Fernmeldeleitung	Kabelkasten ElI/Post

- ⑤ Fernmeldeanlagen im Zuge der Ausbaustrecke
- ⑥ Wasserleitungen im Zuge der Ausbaustrecke
- ⑦ Gasleitungen im Zuge der Ausbaustrecke
- ⑧ Leitungen